


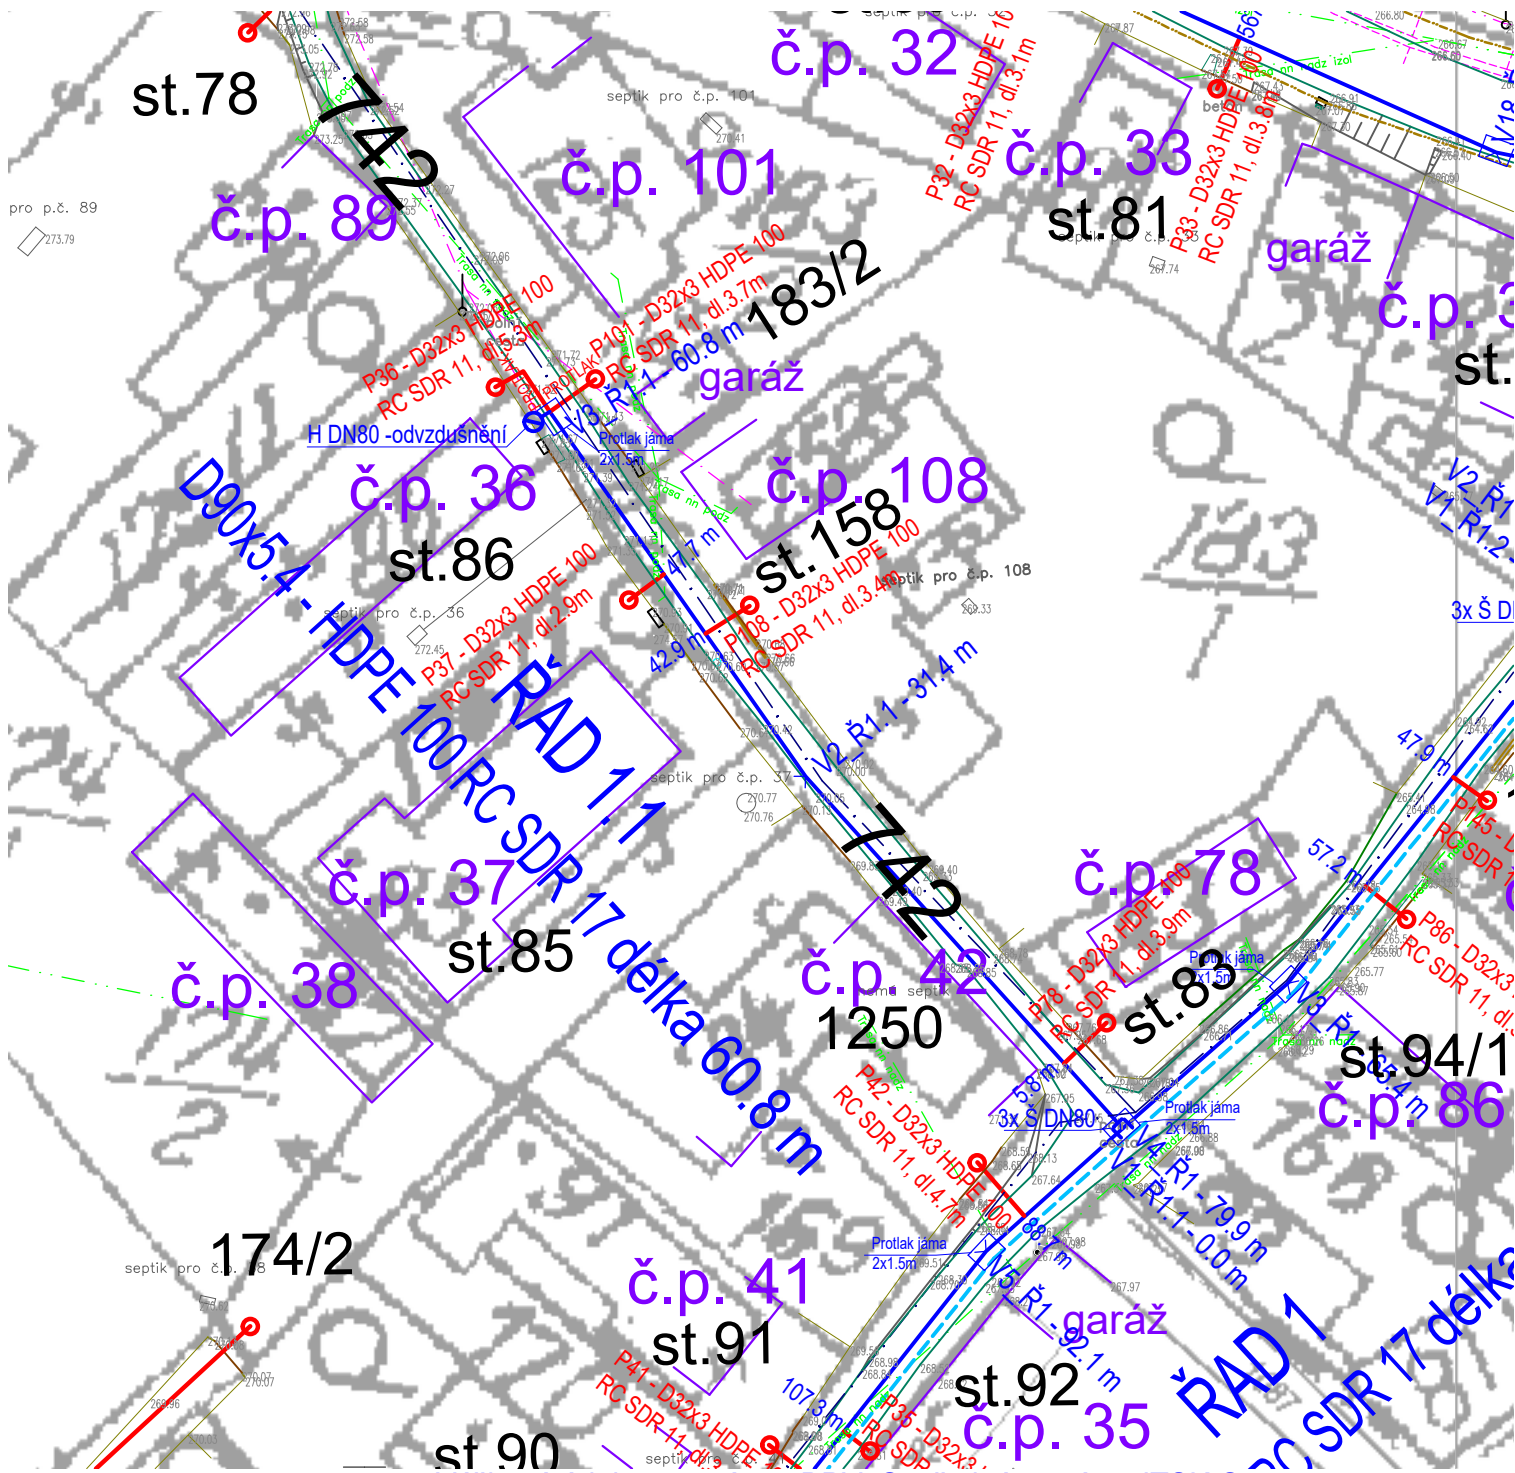

Výškové údaje v systému: BPV, Souřadný systém: JTSK-S

LEGENDA:

- Vodovodní přípojky
- Značky: Vodoměrná šachta
- Veřejný vodovod: PD "Vodovod pro obec Seletice"
- Značky: Uzávěr - šoupě
- Kalník/vzdušník - hydrant
- Stavba vodojemu+přivodního řadu
- Stávající stavby: Polohopis stávající zaměření Budovy
- Sítě stávající (správce): Komunikační (CETIN) - podzemní Komunikační (CETIN) - nadzemní Elektro (ČEZ Distribuce) Stávající vodovod (obec) Dešťová kanalizace (obec) - předpoklad



Ing. Michal Douša Milady Horákové 2062/29 Kladno, 272 01 email: michaldousa@post.cz	odpov. projektant:	kontroloval:	vypracoval:	
	Ing. Michal Douša	Ing. Michal Douša	Ing. Libor Teplý	
	tel.: 602 940 505	tel.: 602 940 505	tel.: 732 883 522	
investor: Obec Seletice Seletice 139, Seletice 289 34			číslo výkresu: C.3.11	formát: A4
stavba: VODOVODNÍ PŘÍPOJKY PRO OBEC SELETICE k.ú. Seletice, okres Nymburk			datum: 08/2020	
			stupeň: DUR+DSP	
			měřítko: 1:500	
			paré:	
obsah: SITUACE 11				