


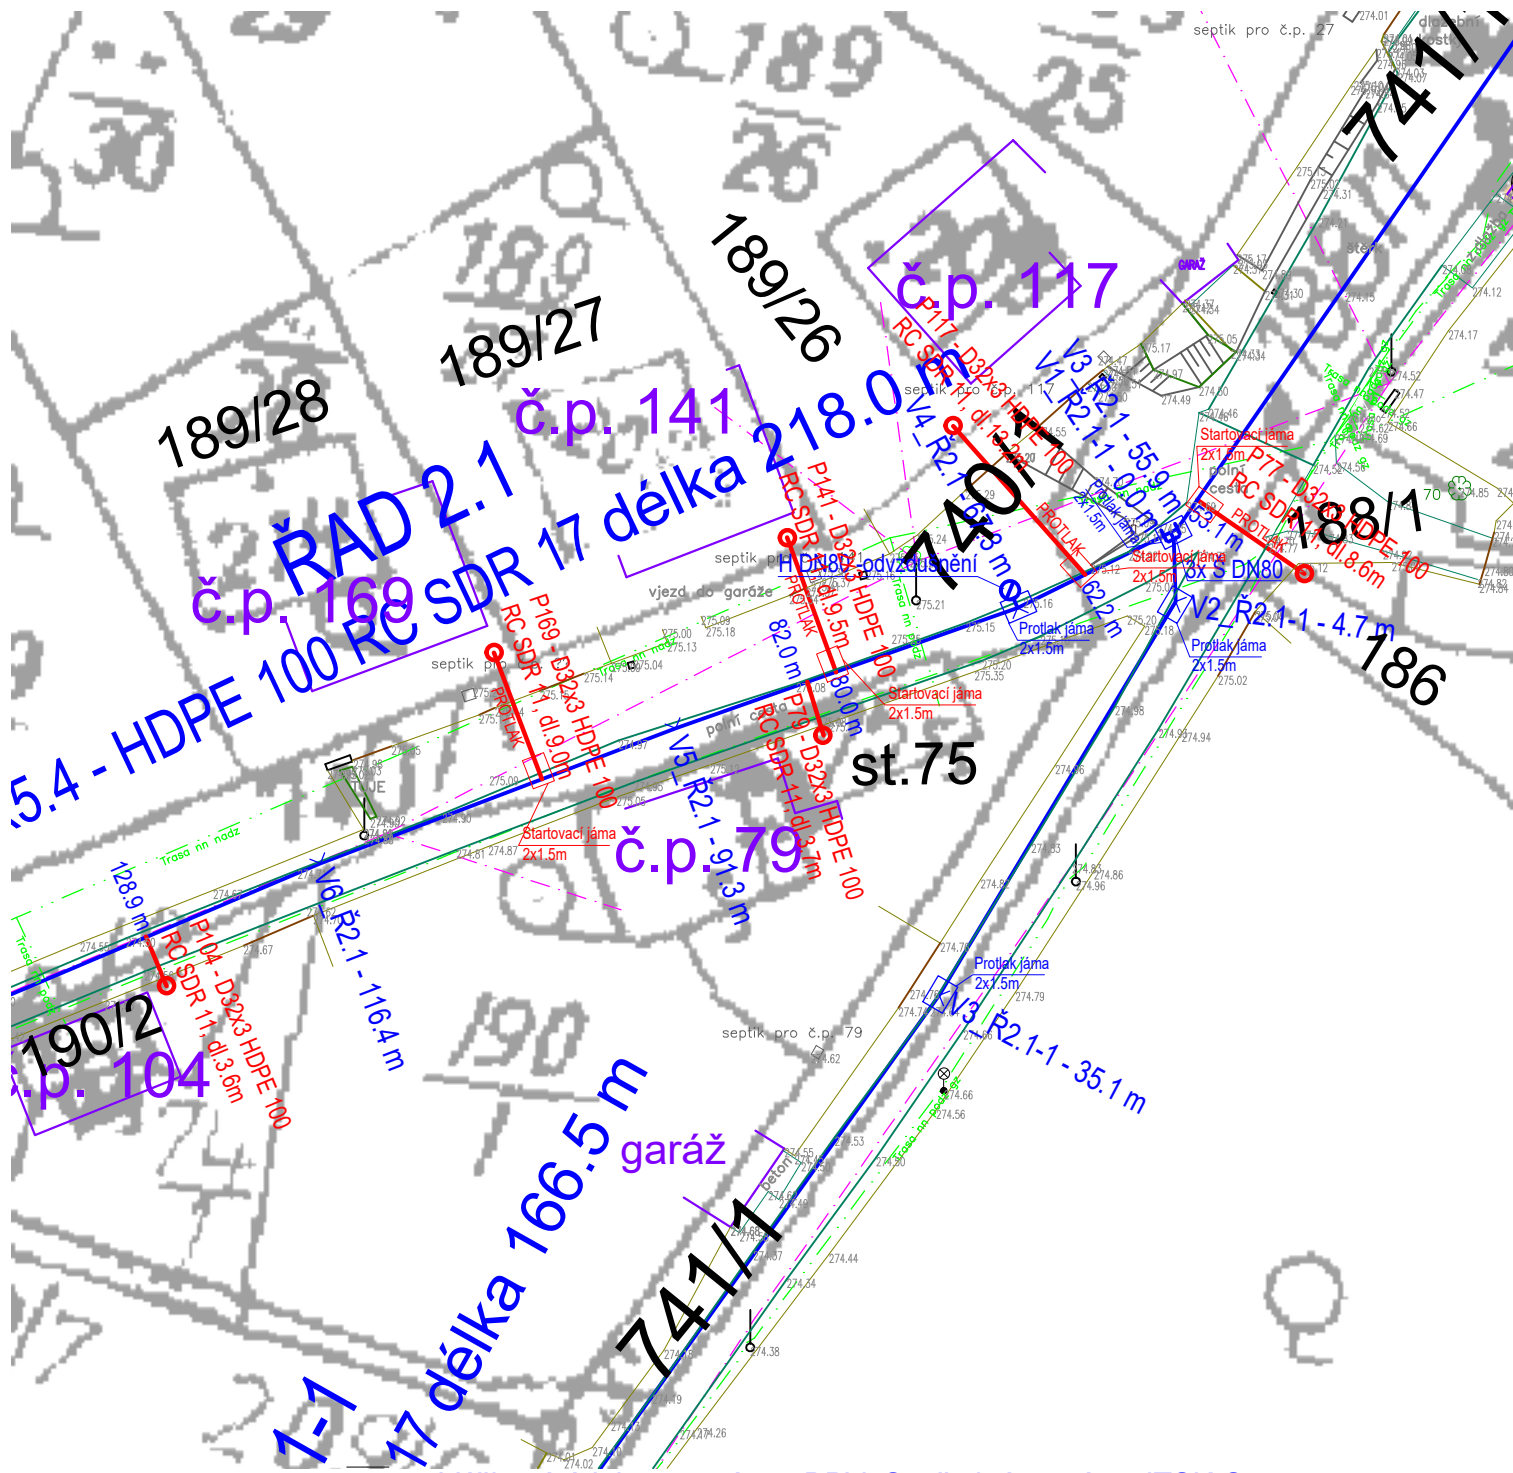

Výškové údaje v systému: BPV, Souřadný systém: JTSK-S

- LEGENDA:**
- Vodovodní přípojky
 - Značky: Vodoměrná šachta
 - Veřejný vodovod: PD "Vodovod pro obec Seletice"
 - + Značky: Uzávěr - šoupě
 - Kalník/vzdušník - hydrant
 - Stavba vodojemu+přivodního řadu
 - Stávající stavby:**
 - Polohopis stávající zaměření
 - Budovy
 - Sítě stávající (správce):
 - Komunikační (CETIN) - podzemní
 - Komunikační (CETIN) - nadzemní
 - Elektro (ČEZ Distribuce)
 - Stávající vodovod (obec)
 - Dešťová kanalizace (obec) - předpoklad

Ing. Michal Douša Milady Horákové 2062/29 Kladno, 272 01 email: michaldousa@post.cz	odpov. projektant:	kontroloval:	vypracoval:
	Ing. Michal Douša	Ing. Michal Douša	Ing. Libor Teplý
	tel.: 602 940 505	tel.: 602 940 505	tel.: 732 883 522
investor:	Obec Seletice Seletice 139, Seletice 289 34		číslo výkresu: C.3.15
stavba:	VODOVODNÍ PŘÍPOJKY PRO OBEC SELETICE k.ú. Seletice, okres Nymburk		formát: A4
			datum: 08/2020
			stupeň: DUR+DSP
			měřítko: 1:500
obsah:	SITUACE 15		paré: