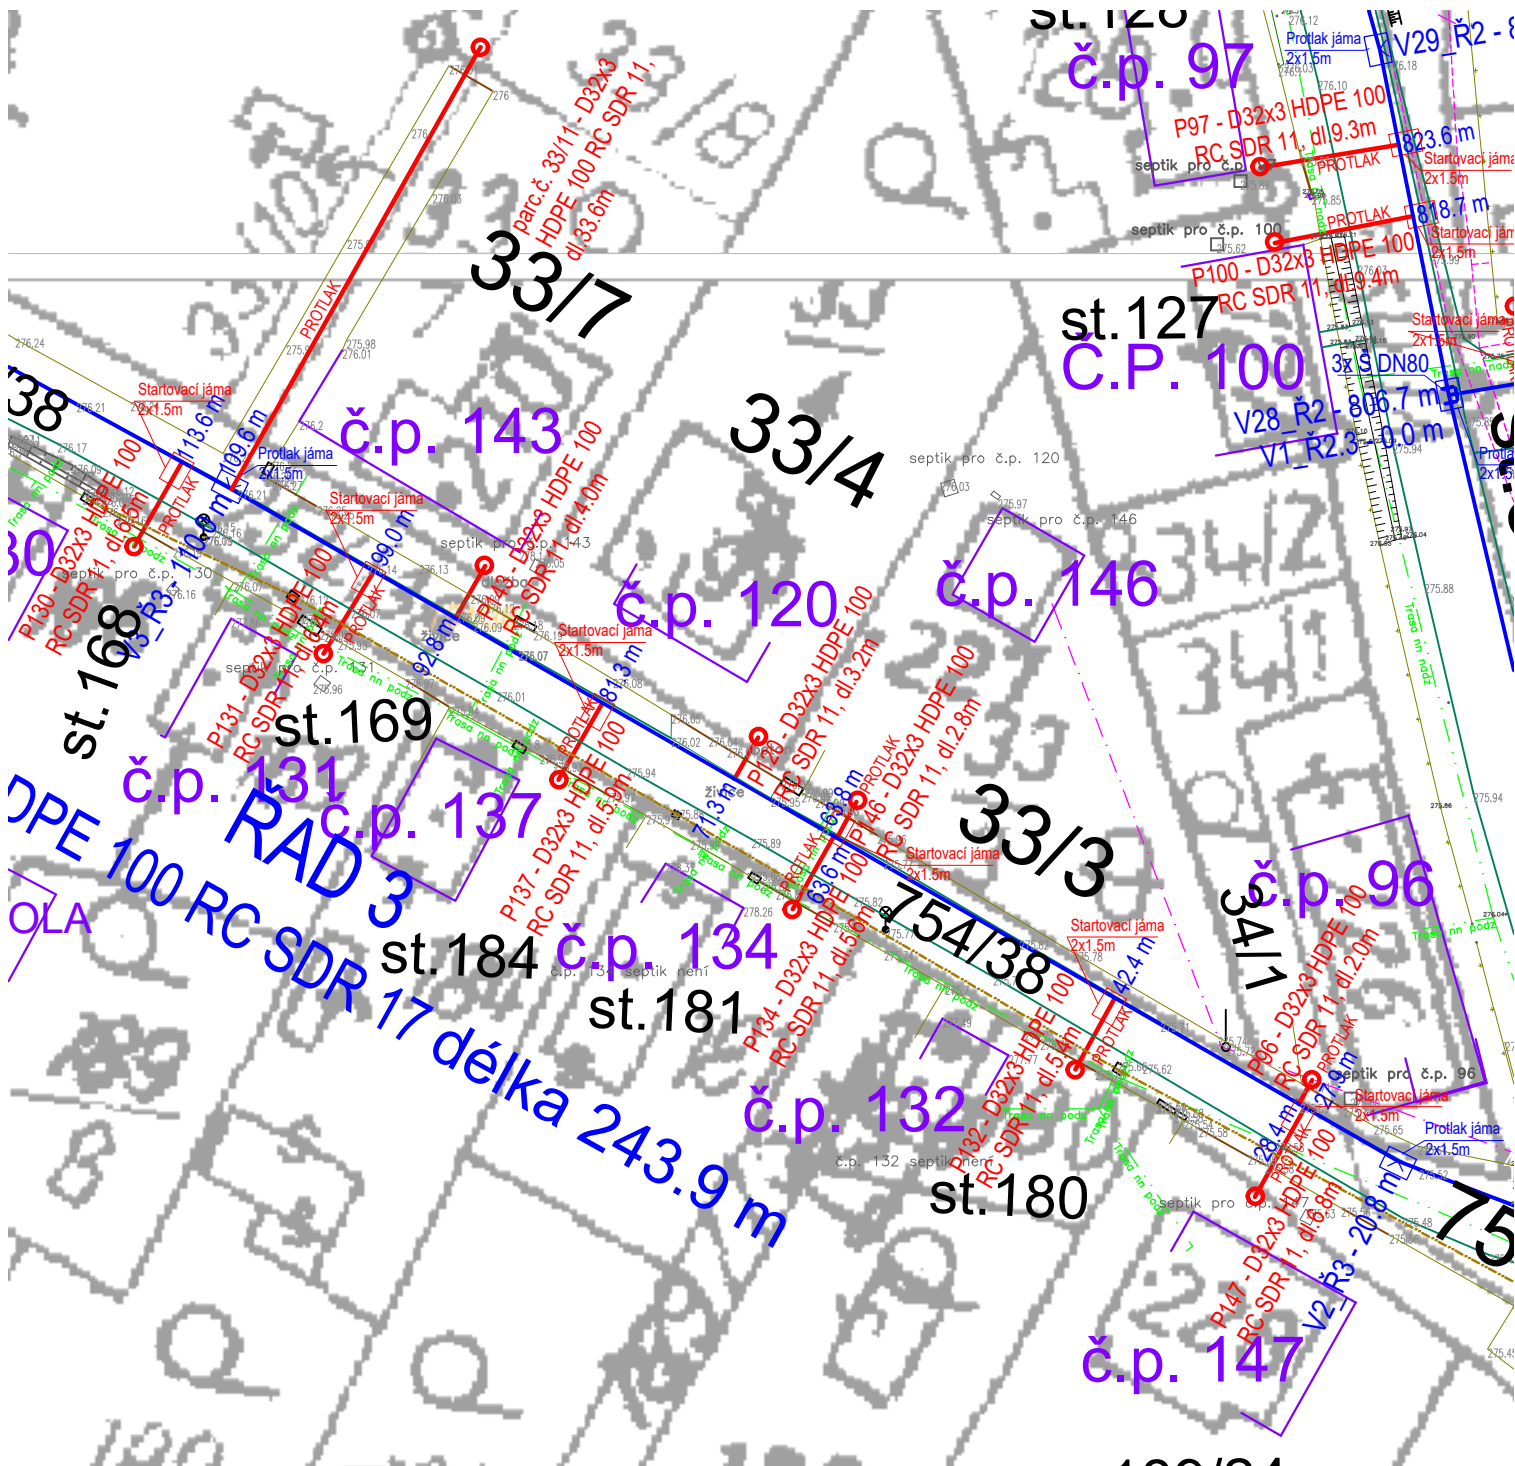


Výškové údaje v systému: BPV, Souřadný systém: JTSK-S

LEGENDA:

- Vodovodní přípojky
- Značky: Vodoměrná šachta
- Veřejný vodovod: PD "Vodovod pro obec Seletice"
- + Značky: Uzávěr - šoupě Kalník/vzdušník - hydrant
- Stavba vodojemu+přivodního řadu
- Stávající stavby: Polohopis stávající zaměření Budovy
- Síť stávající (správce): Komunikační (CETIN) - podzemní Komunikační (CETIN) - nadzemní Elektro (ČEZ Distribuce) Stávající vodovod (obec) Dešťová kanalizace (obec) - předpoklad

Ing. Michal Douša Milady Horákové 2062/29 Kladno, 272 01 email: michaldousa@post.cz	odpov. projektant:	kontroloval:	vypracoval:
	Ing. Michal Douša	Ing. Michal Douša	Ing. Libor Teplý
investor: Obec Seletice Seletice 139, Seletice 289 34	číslo výkresu: C.3.18		formát: A4
stavba: VODOVODNÍ PŘÍPOJKY PRO OBEC SELETICE k.ú. Seletice, okres Nymburk	datum: 08/2020		
	stupeň: DUR+DSP		
	měřítko: 1:500		
	paré:		
obsah:	SITUACE 18		