


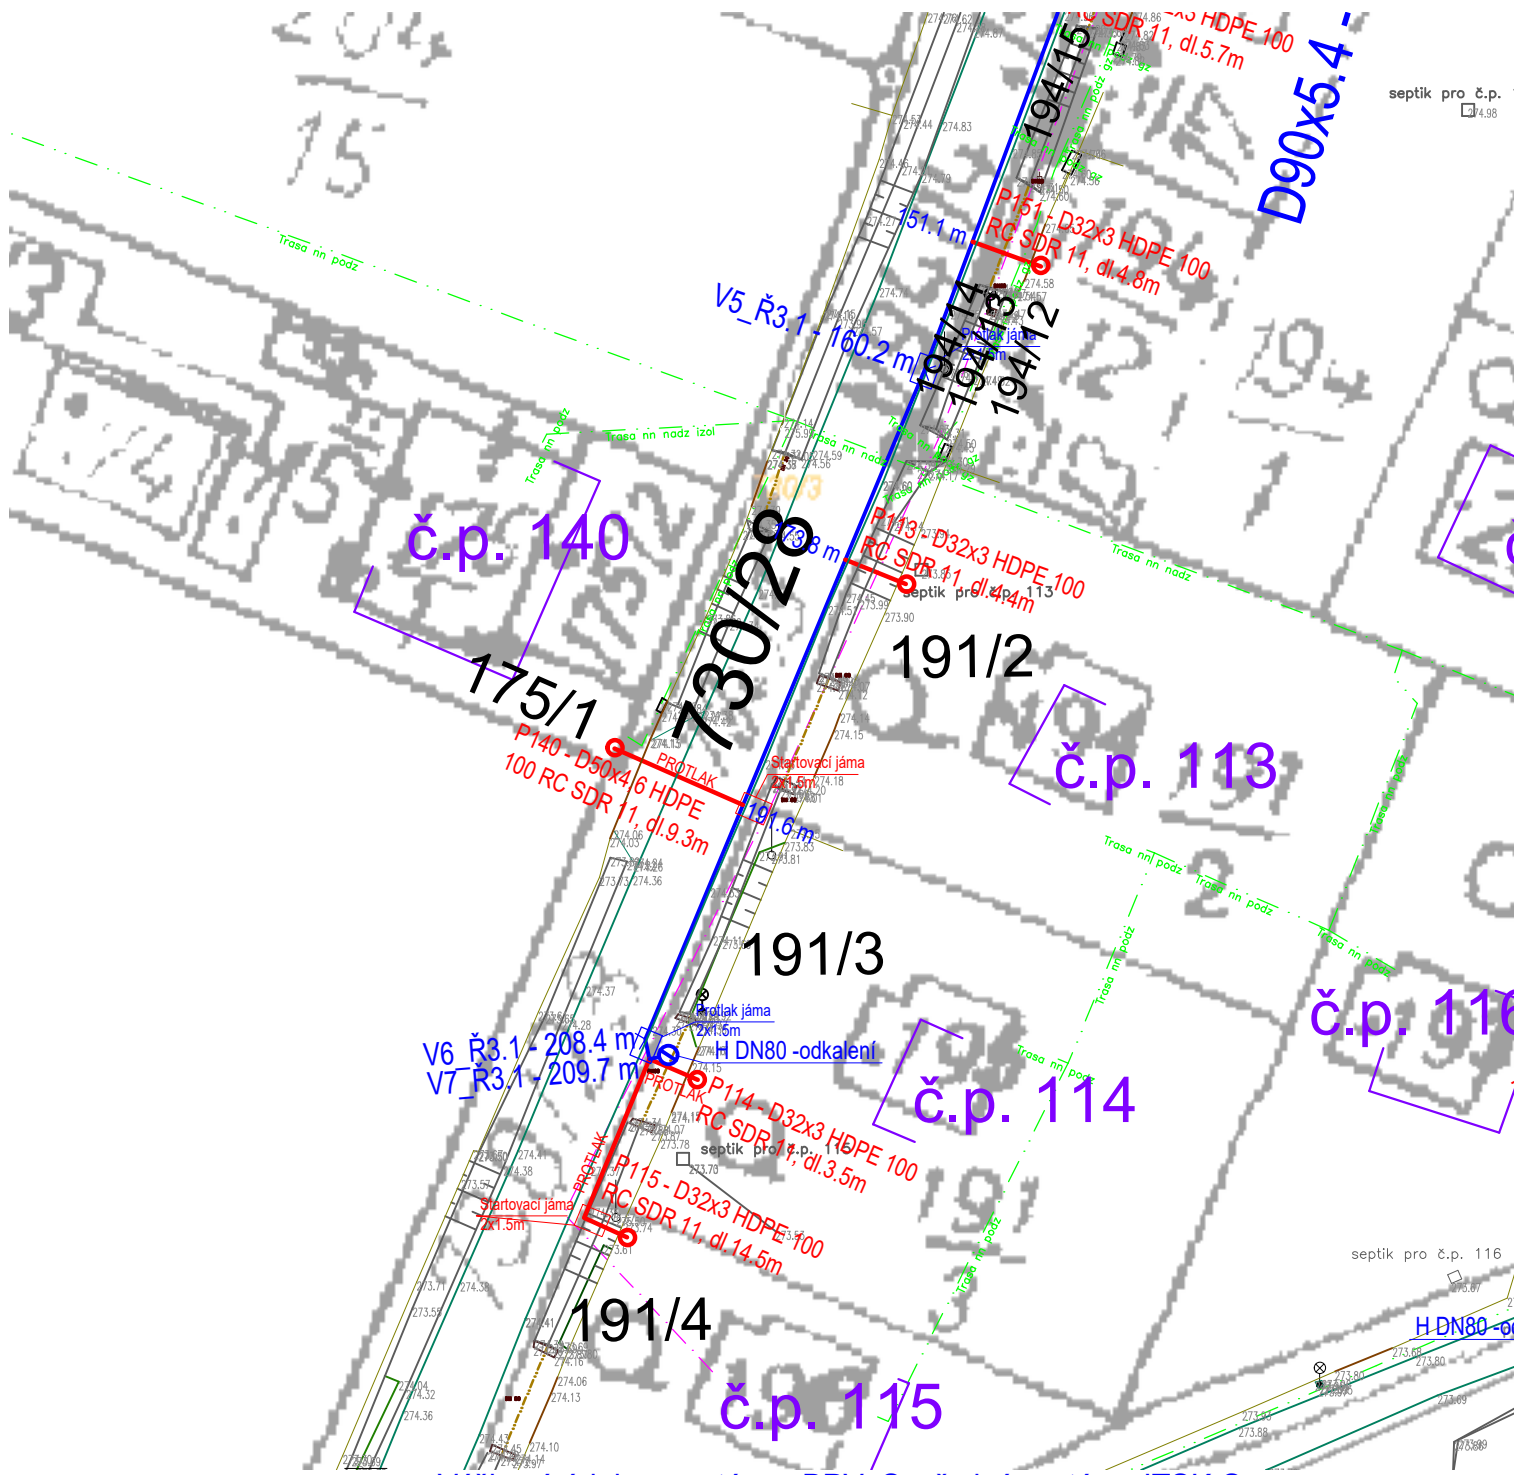

septik pro č.p. 116

septik pro č.p. 116

H DN80 - odkaleni

H DN80 - odkaleni


H DN80 - odkaleni

H DN80 - odkaleni

H DN80 - odkaleni

H DN80 - odkaleni

H DN80 - odkaleni

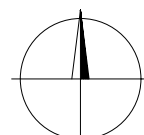

Výškové údaje v systému: BPV, Souřadný systém: JTSK-S

- LEGENDA:**
- Vodovodní přípojky
 - Značky:
 - Vodoměrná šachta
 - Veřejný vodovod:
 - PD "Vodovod pro obec Seletice"
 - Značky:
 - Uzávěr - šoupě
 - Kalnik/vzdušník - hydrant
 - Stavba vodojemu+přívodního řadu
 - Stávající stavby:
 - Polohopis stávající zaměření
 - Budovy
 - Sítě stávající (správce):
 - Komunikační (CETIN) - podzemní
 - Komunikační (CETIN) - nadzemní
 - Elektro (ČEZ Distribuce)
 - Stávající vodovod (obec)
 - Dešťová kanalizace (obec) - předpoklad

Ing. Michal Douša Milady Horákové 2062/29 Kladno, 272 01 email: michaldousa@post.cz	odpov. projektant:	kontroloval:	vypracoval:	
	Ing. Michal Douša	Ing. Michal Douša	Ing. Libor Teplý	
	tel.: 602 940 505	tel.: 602 940 505	tel.: 732 883 522	
investor: Obec Seletice Seletice 139, Seletice 289 34			číslo výkresu: C.3.22	formát: A4
stavba: VODOVODNÍ PŘÍPOJKY PRO OBEC SELETICE k.ú. Seletice, okres Nymburk			datum: 08/2020	
			stupeň: DUR+DSP	
			měřítko: 1:500	
			paré:	
obsah: SITUACE 22				