


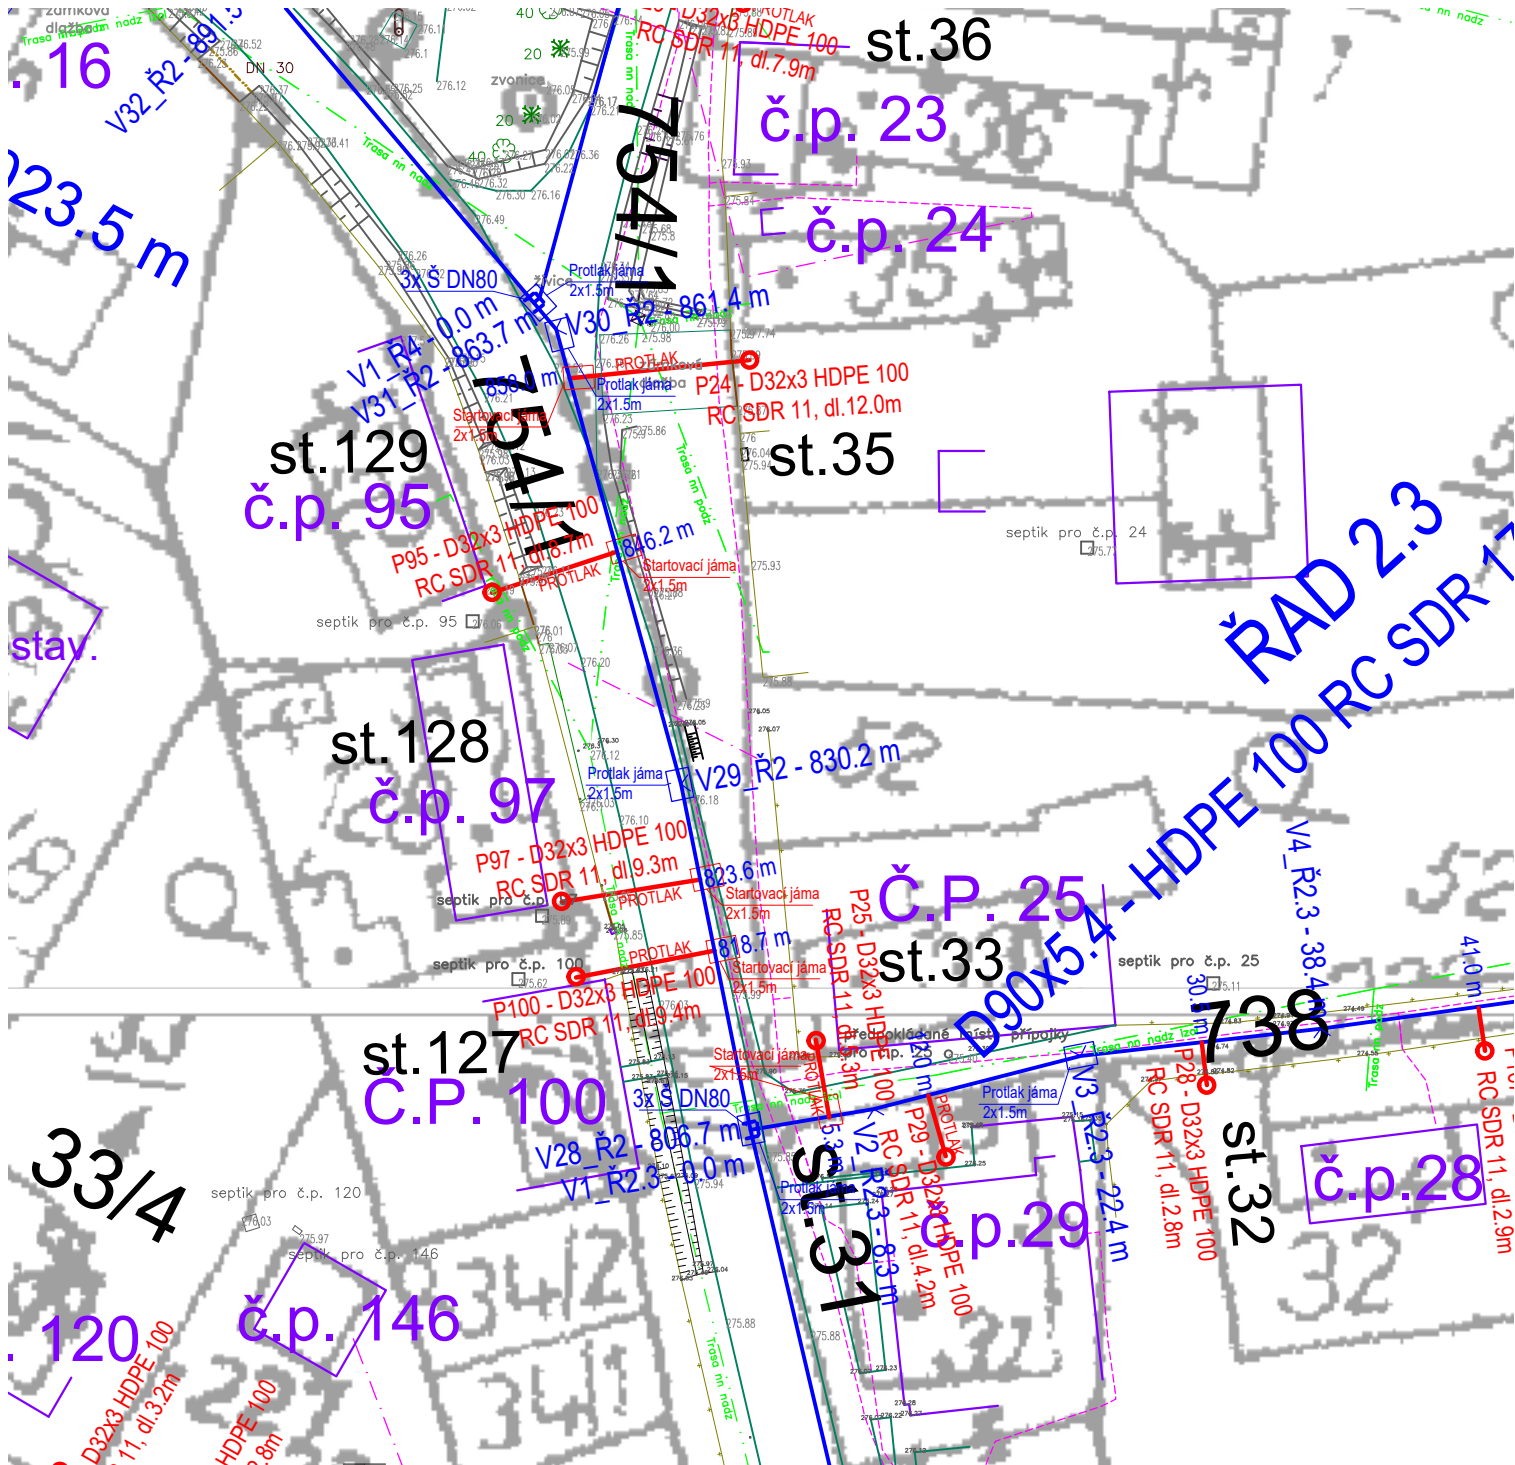

Výškové údaje v systému: BPV, Souřadný systém: JTSK-S

LEGENDA:

- Vodovodní přípojky
- Značky: Vodoměrná šachta
- Veřejný vodovod: PD "Vodovod pro obec Seletice"
- + Značky: Uzávěr - šoupě Kalník/vzdušník - hydrant
- Stavba vodojemu+přívodního řadu
- Stávající stavby: Polohopis stávající zaměření Budovy
- Sítě stávající (správce): Komunikační (CETIN) - podzemní Komunikační (CETIN) - nadzemní Elektro (ČEZ Distribuce) Stávající vodovod (obec) Dešťová kanalizace (obec) - předpoklad

Ing. Michal Douša
Milady Horákové 2062/29
Kladno, 272 01
email: michaldousa@post.cz

odpov. projektant:

Ing. Michal Douša

Michal Douša

tel.: 602 940 505

kontroloval:

Ing. Michal Douša

Michal Douša

tel.: 602 940 505

vypracoval:

Ing. Libor Teplý

Libor Teplý

tel.: 732 883 522

investor: Obec Seletice
Seletice 139, Seletice 289 34

stavba: VODOVODNÍ PŘÍPOJKY
PRO OBEC SELETICE
k.ú. Seletice, okres Nymburk

obsah:

SITUACE 23

číslo výkresu:
C.3.23

formát:
A4

datum: 08/2020

stupeň: DUR+DSP

měřítko: 1:500

paré: