


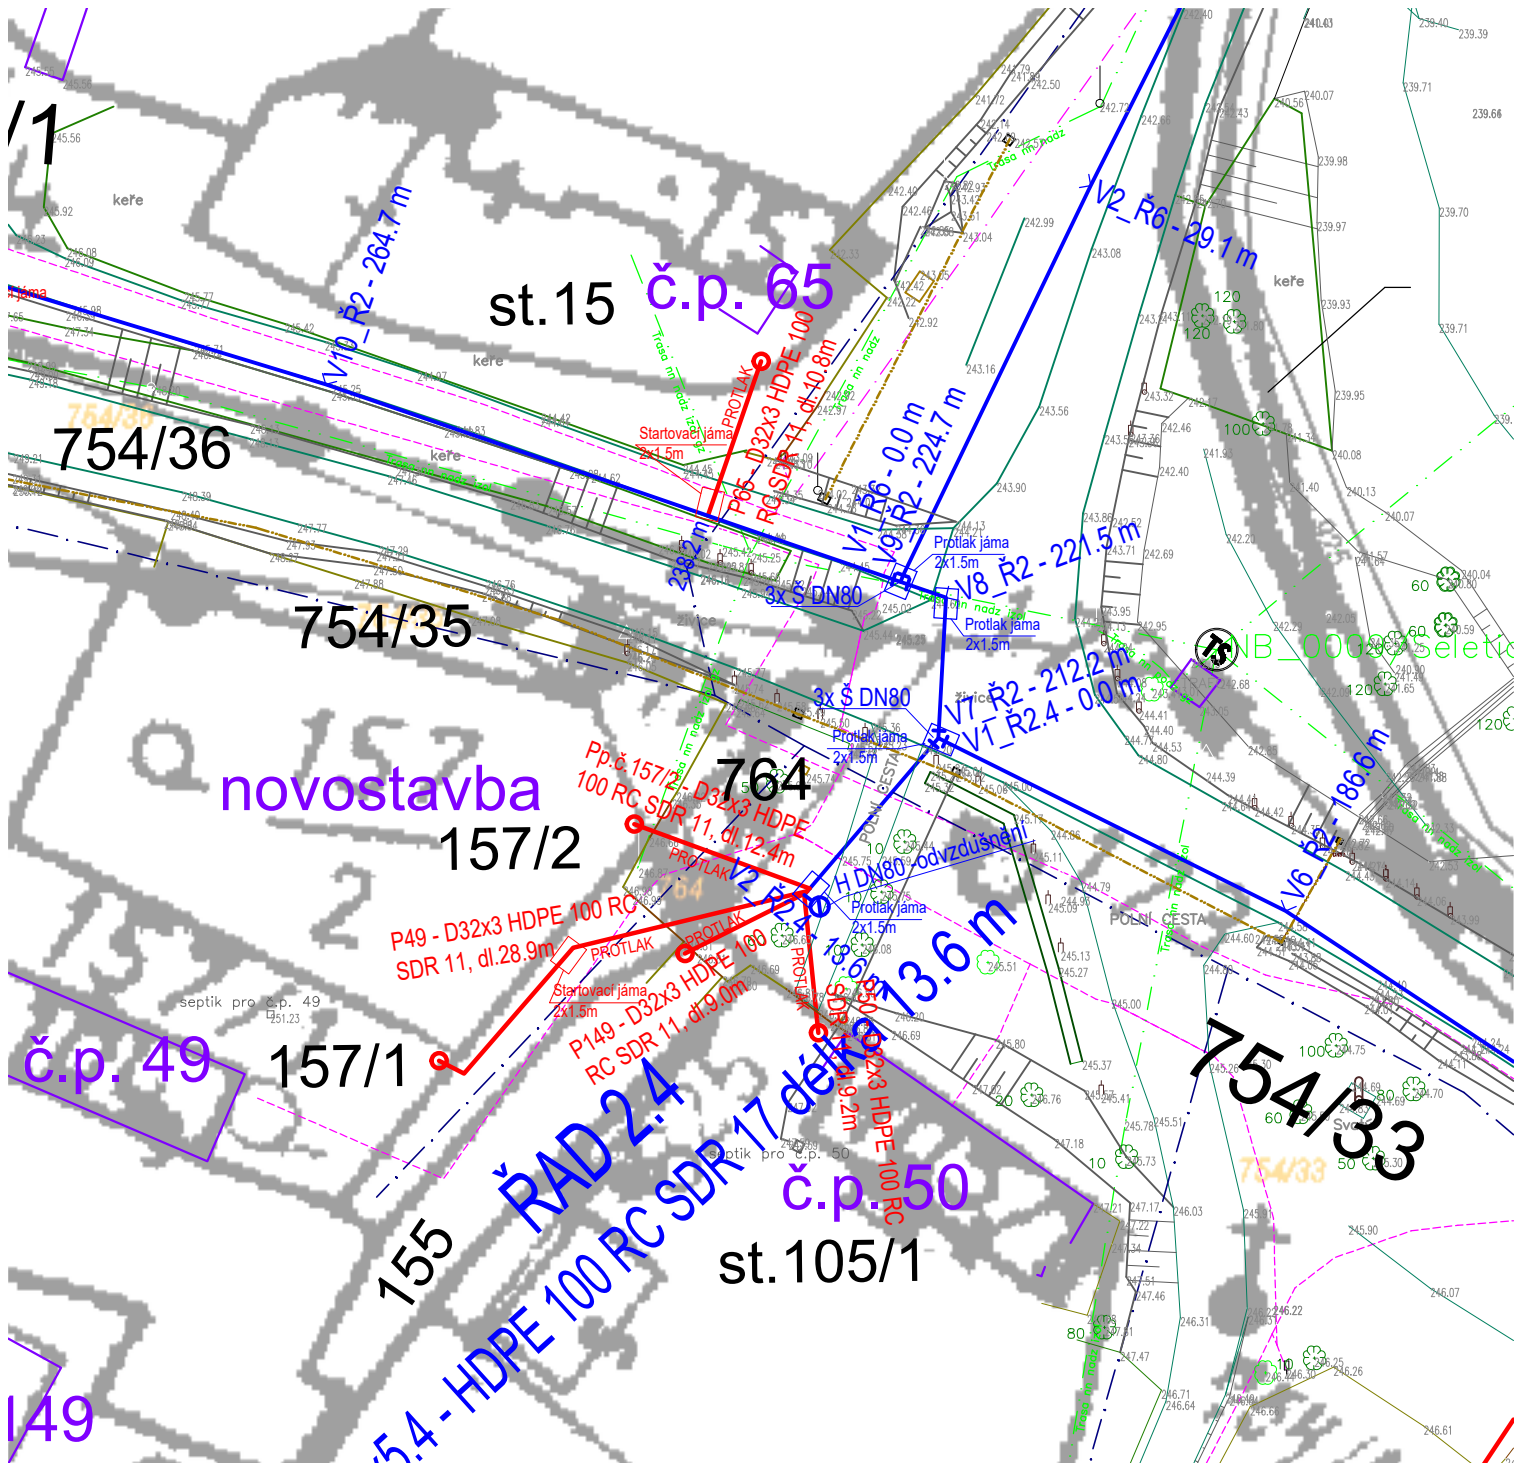

Výškové údaje v systému: BPV, Souřadný systém: JTSK-S

LEGENDA:

- Vodovodní přípojky
- Značky: Vodoměrná šachta
- Veřejný vodovod: PD "Vodovod pro obec Seletice"
- + Značky: Uzávěr - šoupě
- + Kalník/vzdušník - hydrant
- Stavba vodojemu+přivodního řadu
- Stávající stavby: Polohopis stávající zaměření
- Budovy
- Sítě stávající (správce): Komunikační (CETIN) - podzemní
- Komunikační (CETIN) - nadzemní
- Elektro (ČEZ Distribuce)
- Stávající vodovod (obec)
- Dešťová kanalizace (obec) - předpoklad

Ing. Michal Douša
Milady Horákové 2062/29
Kladno, 272 01
email: michaldousa@post.cz

odpov. projektant:

Ing. Michal Douša

kontroloval:

Ing. Michal Douša

vypracoval:

Ing. Libor Teplý

tel.: 602 940 505

tel.: 602 940 505

tel.: 732 883 522

investor: Obec Seletice
Seletice 139, Seletice 289 34

číslo výkresu: C.3.3
formát: A4

stavba: VODOVODNÍ PŘÍPOJKY
PRO OBEC SELETICE
k.ú. Seletice, okres Nymburk

datum: 08/2020
stupeň: DUR+DSP
měřítko: 1:500
paré:

obsah:

SITUACE 3