


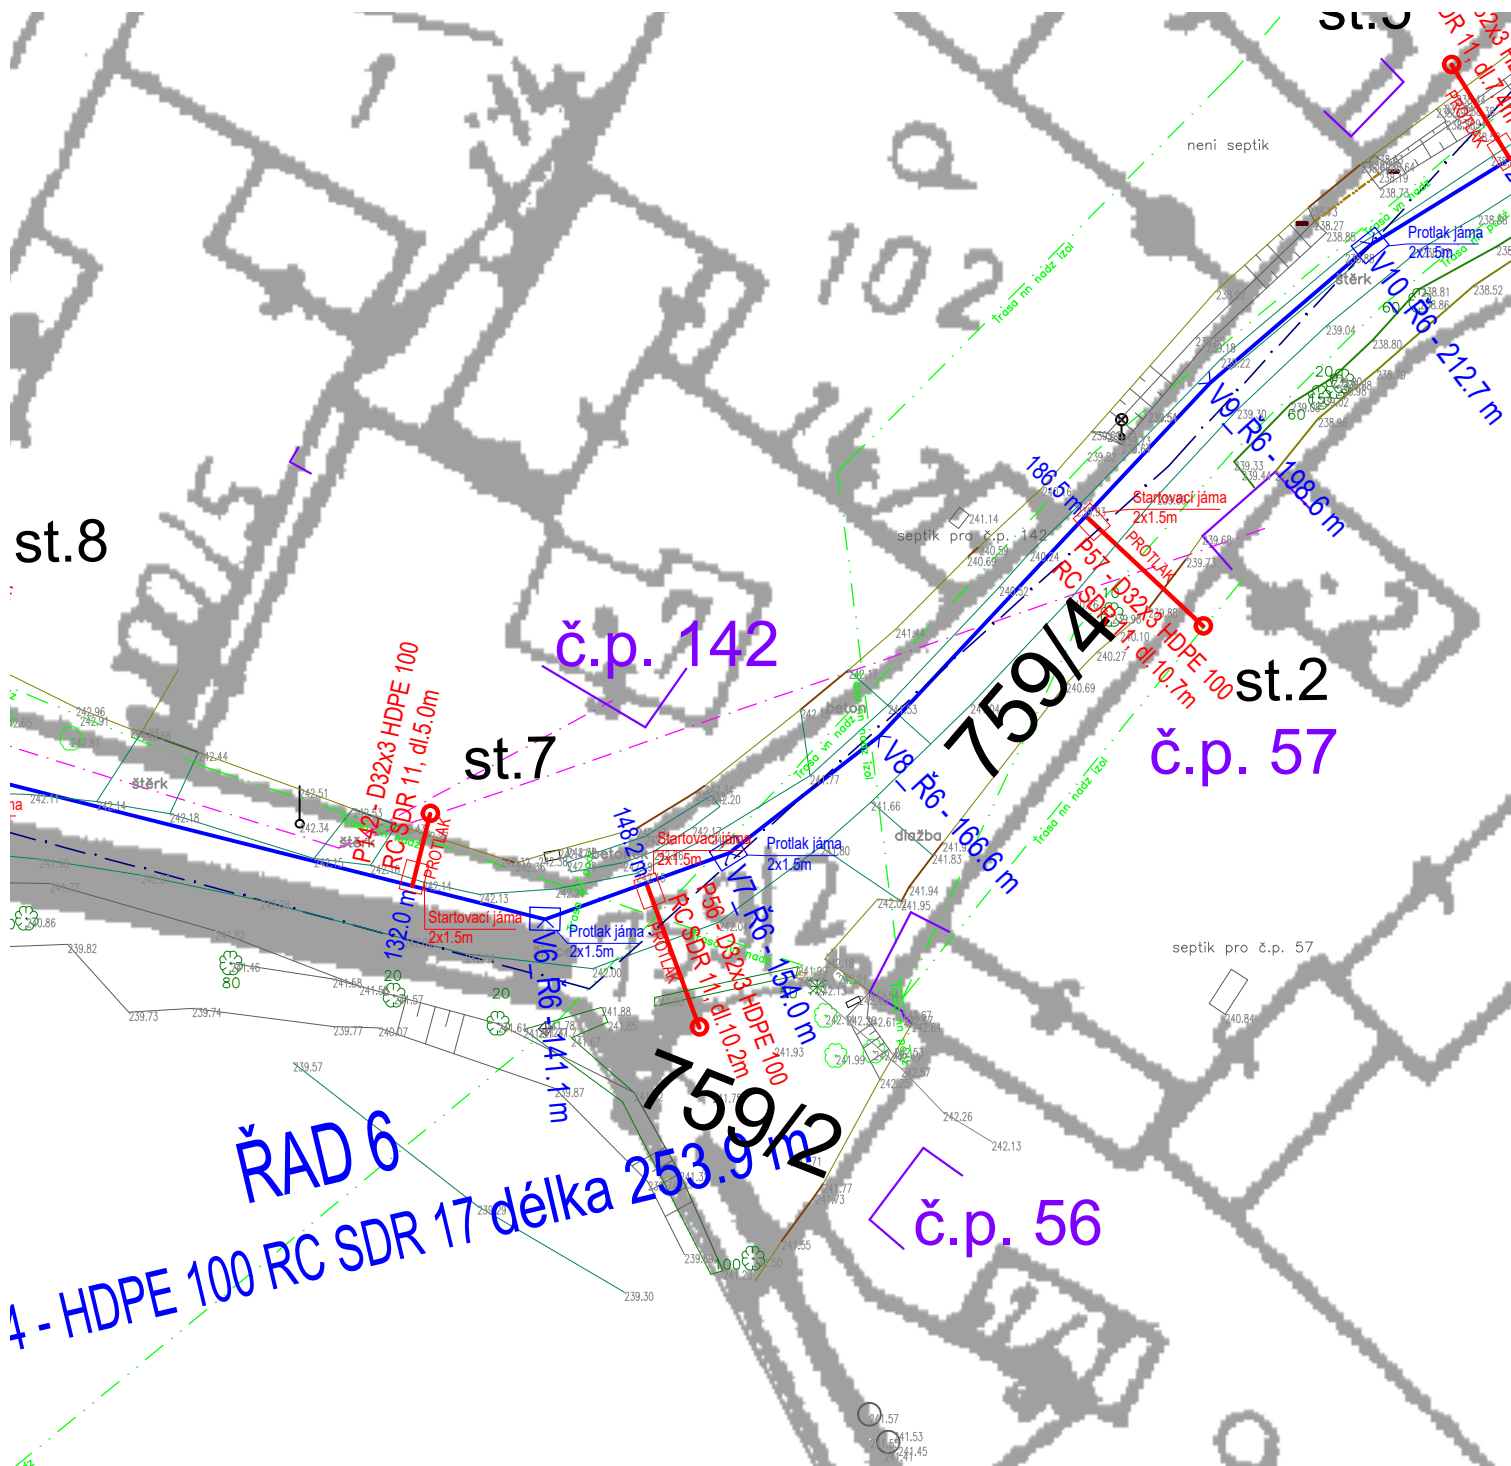

Výškové údaje v systému: BPV, Souřadný systém: JTSK-S

- LEGENDA:**
- Vodovodní přípojky
 - Značky:
 - Vodoměrná šachta
 - Veřejný vodovod:**
 - PD "Vodovod pro obec Seletice"
 - Značky:
 - Uzávěr - šoupě
 - Kalník/vzdušník - hydrant
 - Stavba vodojemu+přívodního řadu
 - Stávající stavby:**
 - Polohopis stávající zaměření
 - Budovy
 - Sítě stávající (správce):
 - Komunikační (CETIN) - podzemní
 - Komunikační (CETIN) - nadzemní
 - Elektro (ČEZ Distribuce)
 - Stávající vodovod (obec)
 - Dešťová kanalizace (obec) - předpoklad



Ing. Michal Douša
Milady Horákové 2062/29
Kladno, 272 01
email: michaldousa@post.cz

odpov. projektant:

Ing. Michal Douša

tel.: 602 940 505

kontroloval:

Ing. Michal Douša

tel.: 602 940 505

vypracoval:

Ing. Libor Teplý

tel.: 732 883 522

investor: Obec Seletice
Seletice 139, Seletice 289 34

stavba: **VODOVODNÍ PŘÍPOJKY
PRO OBEC SELETICE**
k.ú. Seletice, okres Nymburk

obsah:

SITUACE 5

číslo výkresu:
C.3.5

formát:
A4

datum: 08/2020

stupeň: DUR+DSP

měřítko: 1:500

paré: