


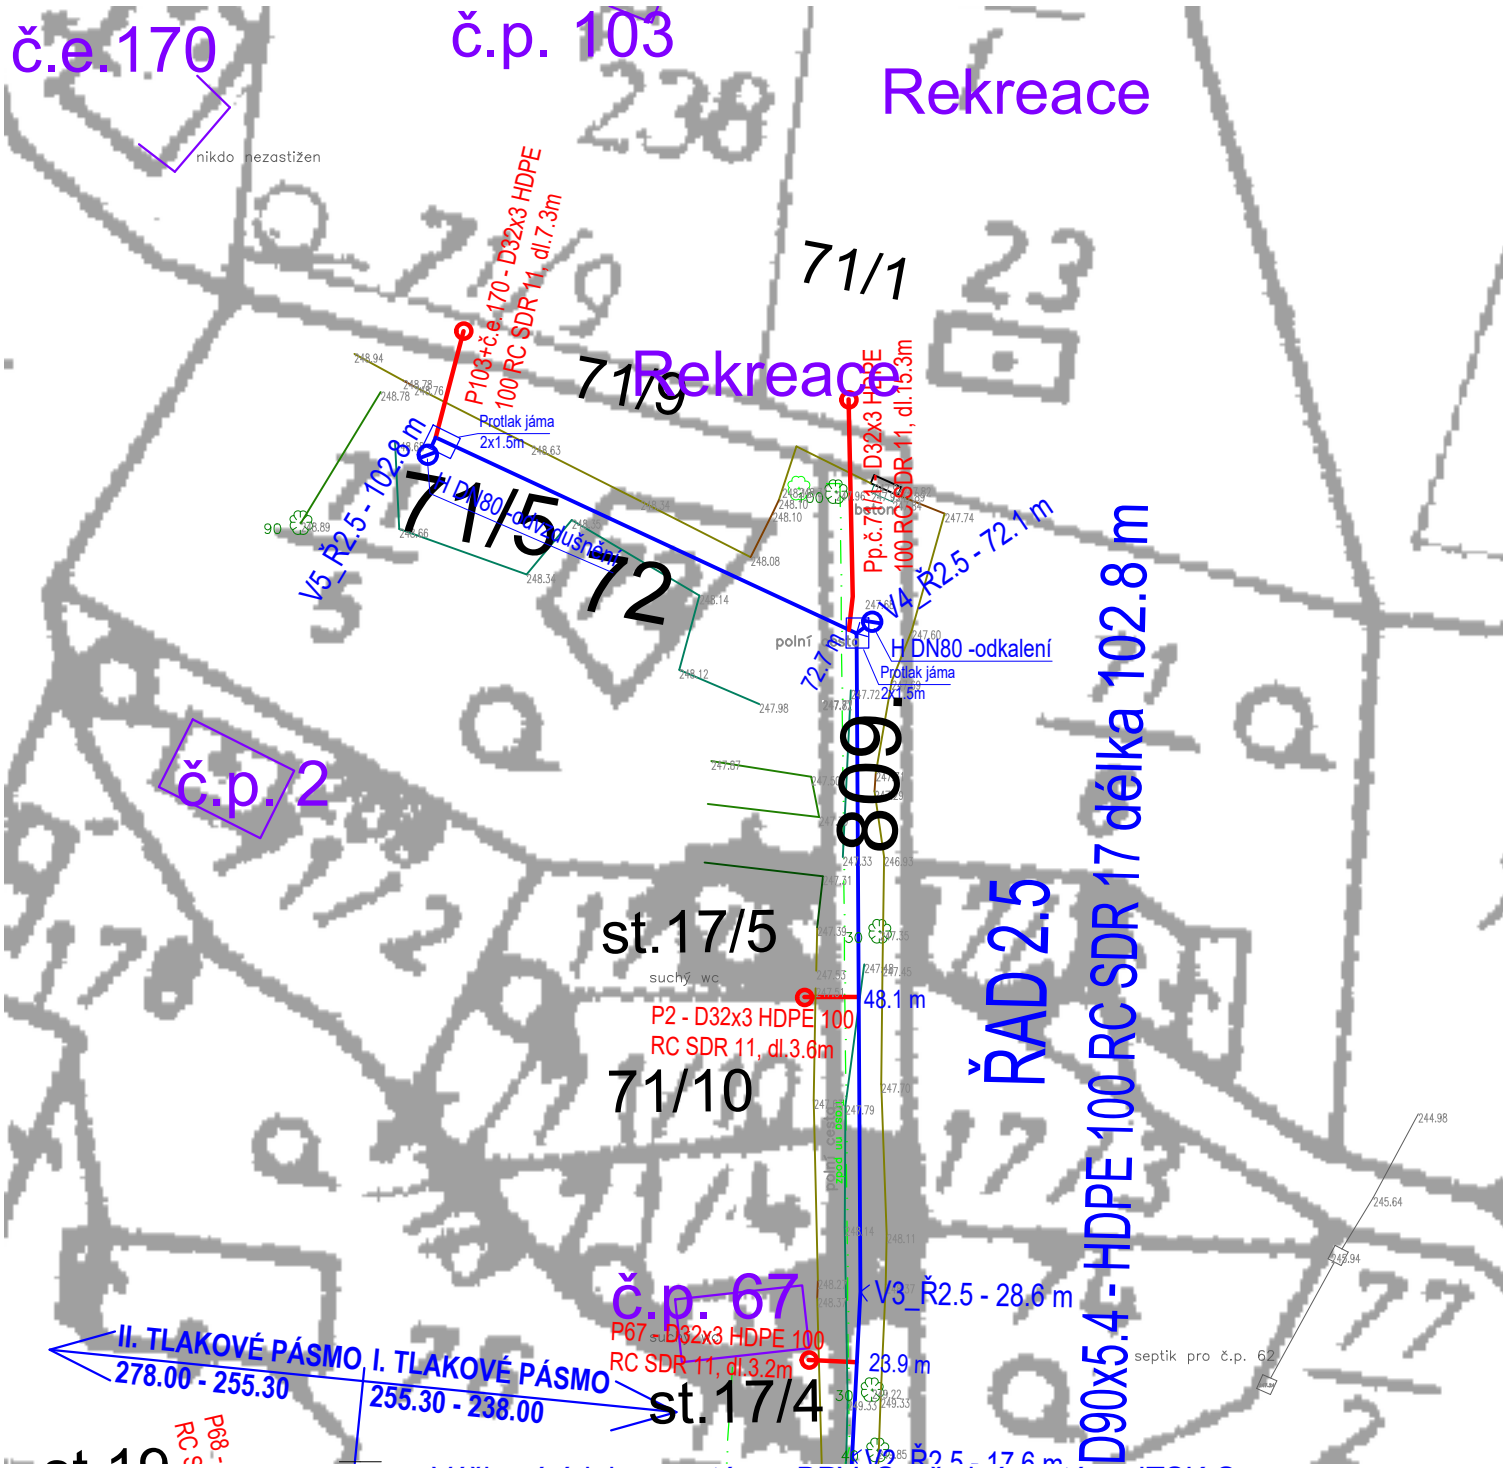

Výškové údaje v systému: BPV, Souřadný systém: JTSK-S

#### LEGENDA:

- Vodovodní přípojky
- Značky: Vodoměrná šachta
- Veřejný vodovod: PD "Vodovod pro obec Seletice"
- + Značky: Uzávěr - šoupě Kalník/vzdušník - hydrant
- Stavba vodojemu+přívodního řadu
- Stávající stavby: Polohopis stávající zaměření Budovy
- Síť stávající (správce): Komunikační (CETIN) - podzemní Komunikační (CETIN) - nadzemní Elektro (ČEZ Distribuce) Stávající vodovod (obec) Dešťová kanalizace (obec) - předpoklad

|                                                                                              |                    |                   |                         |
|----------------------------------------------------------------------------------------------|--------------------|-------------------|-------------------------|
| Ing. Michal Douša<br>Milady Horákové 2062/29<br>Kladno, 272 01<br>email: michaldousa@post.cz | odpov. projektant: | kontroloval:      | vypracoval:             |
|                                                                                              | Ing. Michal Douša  | Ing. Michal Douša | Ing. Libor Teplý        |
|                                                                                              | tel.: 602 940 505  | tel.: 602 940 505 | tel.: 732 883 522       |
| investor: Obec Seletice<br>Seletice 139, Seletice 289 34                                     |                    |                   | číslo výkresu:<br>C.3.8 |
| stavba: VODOVODNÍ PŘÍPOJKY<br>PRO OBEC SELETICE<br>k.ú. Seletice, okres Nymburk              |                    |                   | formát:<br>A4           |
|                                                                                              |                    |                   | datum: 08/2020          |
|                                                                                              |                    |                   | stupeň: DUR+DSP         |
|                                                                                              |                    |                   | měřítko: 1:500          |
| obsah: SITUACE 8                                                                             |                    |                   | paré:                   |